

Nasz znak: PZD.ST.4411.73.2024.ZH

DECYZJA

Na podstawie art. 39 ust. 3 i 3a oraz art. 38 ust. 2 i 43 ust. 1 i 2 ustawy z dnia 21 marca 1985 r. o drogach publicznych (Dz. U. z 2024 r., poz. 320 ze zm.), art. 104 Ustawy z dnia 14 czerwca 1960 r. Kodeks postępowania administracyjnego (Dz. U. z 2024 r., poz. 572 ze zm.) oraz Uchwały Nr 440/2017 Zarządu Powiatu w Choszcznie z dnia 19 czerwca 2017 r. w sprawie upoważnienia Dyrektora Powiatowego Zarządu Dróg w Choszcznie, po rozpatrzeniu sprawy z wniosku Tomasza Bednarczyka pełnomocnika Inwestora tj., Gmina Drawno, ul. Kościelna 3, 73-220 Drawno

zezwalam

Inwestorowi na lokalizację w pasie drogowym urządzeń obcych niezwiązanych z potrzebami zarządzania drogami lub potrzebami ruchu drogowego, tj. budowa sieci kanalizacji sanitarnej i tłocznej, przyłączy kanalizacji sanitarnej, tłoczni ścieków wraz z infrastrukturą towarzyszącą i zagospodarowanie terenu w pasie drogowym drogi powiatowej nr 2233Z Drawno – Dolina - Chomętowo, działki drogowe o nr ewid. 344/1 obręb Drawno, nr 519 obręb Dolina, nr 11 obręb Chomętowo, gmina Drawno, zgodnie z załączonym projektem zagospodarowania terenu, z zachowaniem następujących warunków i zastrzeżeniem:

1. Zachować zgodność z wymogami Rozporządzenia Ministra Infrastruktury z dnia 24 czerwca 2022 r. w sprawie przepisów techniczno – budowlanych dotyczących dróg publicznych (Dz. U. z 2022 r. poz. 1518).
2. Uzyskania pozwolenia na budowę lub zgłoszenia budowy albo wykonywania robót budowlanych.
3. Uzgodnienia z zarządcą drogi, przed uzyskaniem pozwolenia na budowę, projektu zagospodarowania działki lub terenu oraz projektu architektoniczno-budowlanego urządzenia.
4. Przed planowanym zajęciem pasa drogowego i przystąpieniem do robót związanych z umieszczeniem urządzeń niezwiązanych z infrastrukturą drogową w pasie drogowym, należy wystąpić do zarządcy drogi o wydanie zezwolenia na zajęcie pasa drogowego, dotyczącego prowadzenia robót w pasie drogowym i na umieszczenie w nim urządzeń z wnioskiem zgodnym z rozporządzeniem Rady Ministrów z dnia 01 czerwca 2004 r. w sprawie określenia warunków udzielania zezwoleń na zajęcie pasa drogowego (Dz. U. Nr 140, poz. 1481).
5. W przypadku kolizji ww. sieci z elementami pasa drogowego, inwestor na własny koszt dokona przełożenia lub zabezpieczenia uzgadnianej sieci.
6. Realizacja i koszt budowy lub modernizacji urządzeń, nawierzchni w pasie drogowym związanych wykonaniem zadania ponosi inwestor.
7. Stosownie do art. 39 ust. 5 ustawy z dnia 21 marca 1985 r. o drogach publicznych: Jeżeli budowa, przebudowa lub remont drogi wymaga przełożenia urządzenia obcego, koszt tego przełożenia ponosi jego właściciel.

8. Utrzymanie wnioskowanych urządzeń infrastruktury technicznej należy do ich posiadacza.

Na mocy niniejszej decyzji stwierdza się, że wnioskodawcy przysługuje prawo do dysponowania nieruchomością na cele budowlane w rozumieniu art. 3 pkt 11 ustawy Prawo budowlane.

UZASADNIENIE

Zgodnie z art. 107 § 4 Kodeksu postępowania administracyjnego odstępuje się od uzasadnienia decyzji, albowiem uwzględnia ona w całości żądanie strony.

POUCZENIE

Zgodnie z art. 127 § 1a Ustawy z dnia 14 czerwca 1960 r. - Kodeks postępowania administracyjnego (Dz. U. z 2024 r. poz. 572 ze zm.) decyzja wydana w pierwszej instancji, od której uzasadnienia organ odstąpił z powodu uwzględnienia w całości żądania strony, jest ostateczna. Od niniejszej decyzji stronie przysługuje prawo wniesienia skargi. Skargę wnosi się za pośrednictwem Dyrektora Powiatowego Zarządu Dróg w Choszczynie do Wojewódzkiego Sądu Administracyjnego w Szczecinie, ul. Staromłyńska 10, w terminie 30 dni od daty jej doręczenia. Skarga podlega wpisowi stałemu w kwocie 200 zł zgodnie z § 2 ust.6 rozporządzenia Rady Ministrów w sprawie wysokości oraz szczegółowych zasad obierania wpisu w postępowaniu przed sądami administracyjnym. Wpis wnosi się bezpośrednio do Wojewódzkiego Sądu Administracyjnego w Szczecinie. Ponadto Strona może ubiegać się o zwolnienie od kosztów albo o przyznanie prawa pomocy na warunkach określonych w art. 243 – 262 ustawy z 30 sierpnia 2002 r. Prawo o postępowaniu przed sądami administracyjnymi (tj. Dz. U. z 2023 r. poz. 259 ze zm.).

Zezwolenie nie podlega opłacie skarbowej na podstawie załącznika część III, poz. 44, kol.4 pkt. 9 Ustawy o opłacie skarbowej z dnia 16 listopada 2006 r. (Dz.U. z 2022 r., poz. 2142 ze zm.)









z up. Zarządu Powiatu

mgr inż. Łukasz Gonera
DYREKTOR
Powiatowego Zarządu Dróg w Choszczynie


Otrzymują:

1. Wnioskodawca
Adres do korespondencji:
Tomasz Bednarczyk
Oś. Słowackiego 22/9, 64-980 Trzcianka
2. aa

OZNACZENIA

-  K.S. - PROJ. SIĘC KANALIZACJI SANITARNEJ
-  B1 - PROJ. STUDIUM REWIZYJNE I POŁĄCZENIOWE
-  PK1 - PROJ. PRZYŁĄCZA KANALIZACJI SANITARNEJ
-  R.TL - PROJ. SIĘC KANALIZACJI TŁOCZNEJ
-  SR - PROJ. STUDIUM RÓZPRĘŻNA
-  TS - PROJ. TŁOCZNA SCIEKÓW
-  PROJ. ZEWNĘTRZNA LINIA ZASILAJĄCA
-  NUMER DZIAŁKI EVIDENCYJNEJ

Lp.	Symbol	Sztukna wgnik na kanale	Długość przykanałki do granicy posesji [m]	Średnica przykanałki [m]
1	PK1	S2	5,7	0,16
2	PK2	Tk1	5,0	0,16
3	PK3	S3	4,7	0,16
4	PK4	S9	1,7	0,20
5	PK5	S11	12,5	0,16

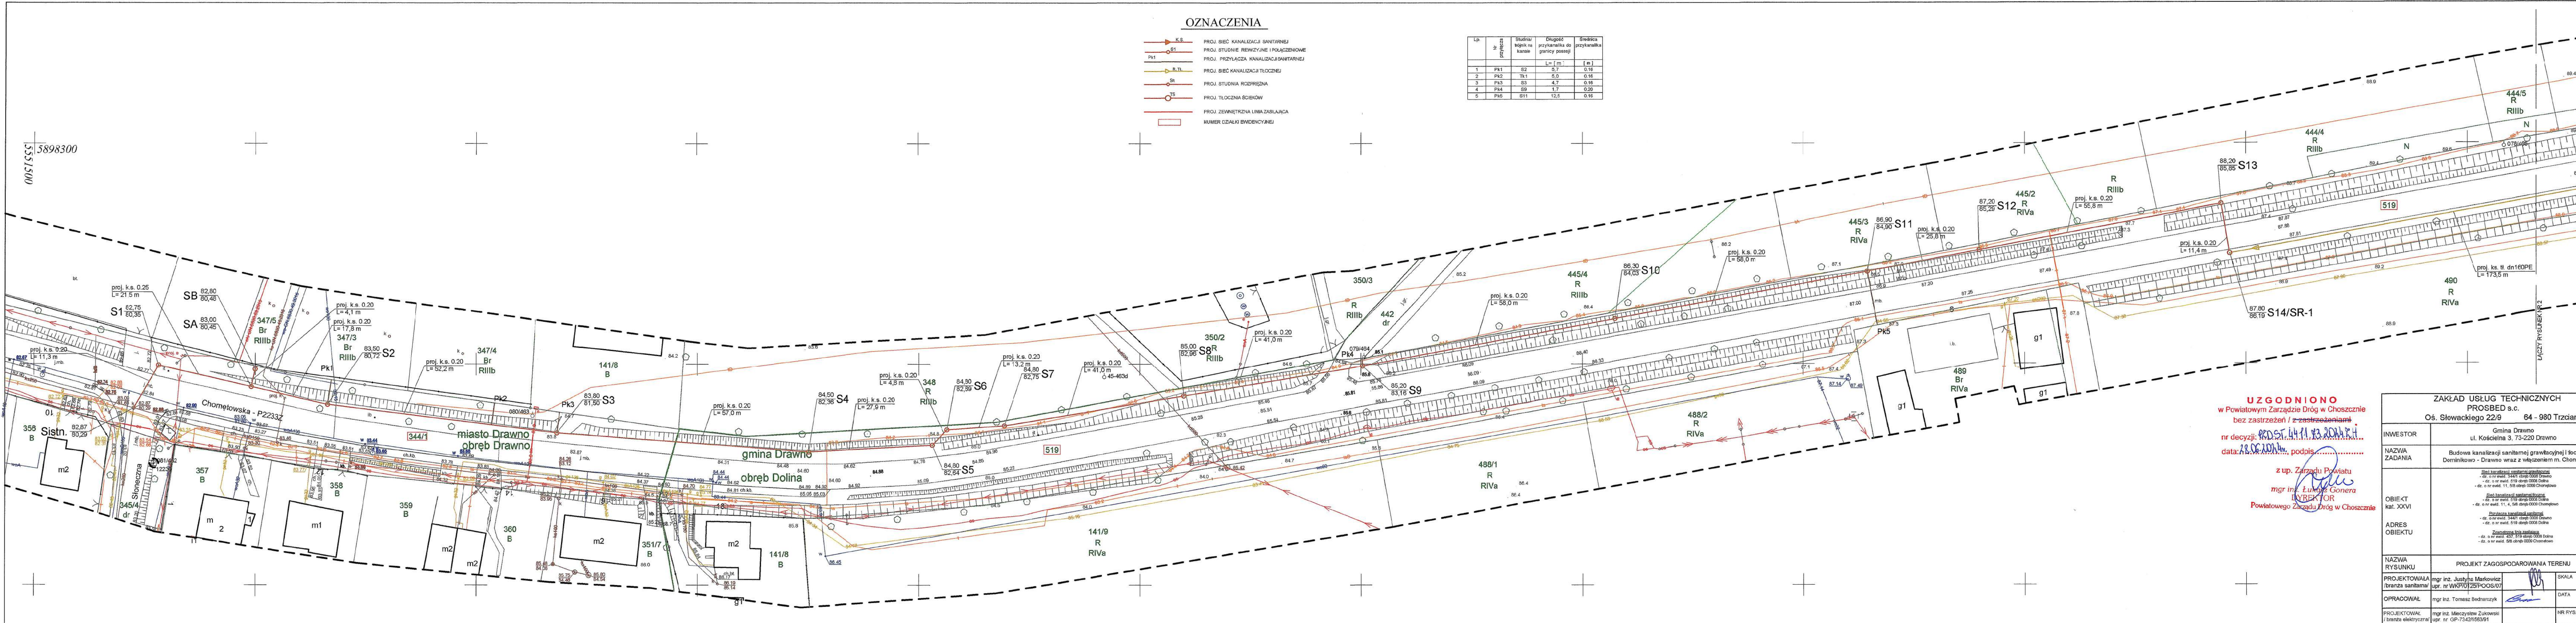


UZGODNIONO
 w Powiatowym Zarządzie Dróg w Choszczynie
 bez zastrzeżeń / z zastrzeżeniami
 nr decyzji: PODST. 44.11.13.2014.P.1
 data: 18.06.2014 podpis: [Signature]
 z up. Zarządu Powiatu
 mgr inż. Lukasz Gonera
 DYREKTOR
 Powiatowego Zarządu Dróg w Choszczynie

ZAKŁAD USŁUG TECHNICZNYCH PROSBED s.c.		Oś. Słowackiego 22/9 64 - 980 Trzcianka	
INWESTOR	Gmina Drawno ul. Kościelna 3, 73-220 Drawno	NAZWA ZADANIA	Budowa kanalizacji sanitarnej grawitacyjnej i łącznej Dominikowo - Drawno wraz z włączeniem m. Chomętowo
OBIEKT	kat. XXVI	ADRES OBIEKTU	<ul style="list-style-type: none"> - do: nr ewid. 3441 obręb 0008 Drawno - do: nr ewid. 519 obręb 0008 Dolina - do: nr ewid. 11, 518 obręb 0008 Chomętowo - do: nr ewid. 3441 obręb 0008 Drawno - do: nr ewid. 519 obręb 0008 Dolina - do: nr ewid. 11, 4, 518 obręb 0008 Chomętowo - do: nr ewid. 3441 obręb 0008 Drawno - do: nr ewid. 519 obręb 0008 Dolina - do: nr ewid. 11, 4, 518 obręb 0008 Chomętowo
NAZWA RYSUNKU	PROJEKT ZAGOSPODAROWANIA TERENU		
PROJEKTOWAŁA /branza sanitarna/	mgr inż. Justyna Markowicz upr. nr WKP/0725/POŚ/07	SKALA	1:500
OPRAWOWAŁ	mgr inż. Tomasz Bednarczyk	DATA	08/2024
PROJEKTOWAŁ /branza elektryczna/	mgr inż. Mieczysław Zukowski upr. nr GP-7542/15639/1	NR RYS.	1

OZNACZENIA

- K.S. PROJ. SIĘĆ KANALIZACJI SANITARNEJ
- S1 PROJ. STUDNIE REWIZYJNE I POŁĄCZENIOWE
- PK1 PROJ. PRZYŁĄCZA KANALIZACJI SANITARNEJ
- R.T. PROJ. SIĘĆ KANALIZACJI TŁOCZNEJ
- Sk PROJ. STUDNIA ROZPRĘŻNA
- TS PROJ. TŁOCZNA ŚCIEKÓW
- Z PROJ. ZEWNĘTRZNA LINIA ZASILAJĄCA
- N PROJ. NUMER DZIAŁKI EVIDENCYJNEJ



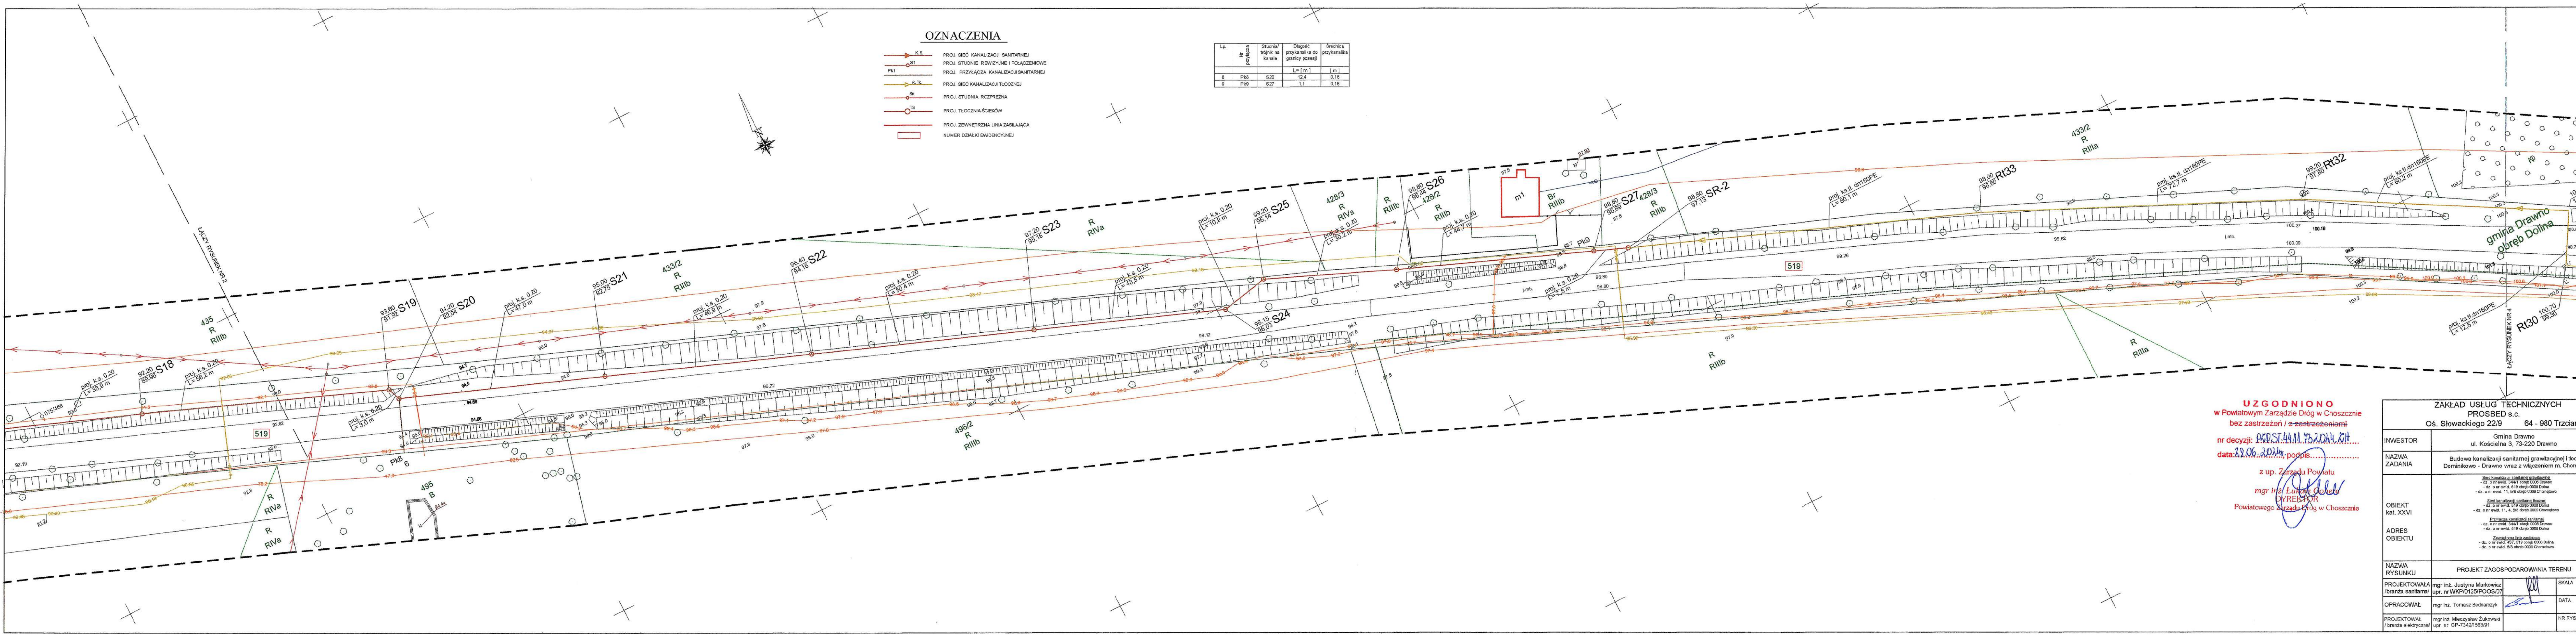





Lp.	nr przyłącza	studnia/brzojnik na kanale	Długość przykanałka do granicy posesji [m]	Średnica przykanałka [m]
8	PK8	S20	12,4	0,16
9	PK9	S27	1,1	0,16



UZGODNIONO
 w Powiatowym Zarządzie Dróg w Choszczynie
 bez zastrzeżeń / z zastrzeżeniami
 nr decyzji: PODSTAWA WZDOLNY KH
 data: 29.06.2024r.; podpis:
 z up. Zarządu Powiatu
 mgr inż. Tomasz Bednarczyk
 Powiatowego Zarządu Dróg w Choszczynie


ZAKŁAD USŁUG TECHNICZNYCH PROSBED s.c.		
Oś. Słowackiego 22/9 64 - 980 Trzcianka		
INWESTOR	Gmina Drawno ul. Kościelna 3, 73-220 Drawno	
NAZWA ZADANIA	Budowa kanalizacji sanitarnej grawitacyjnej i tłocznej Dominikowo - Drawno wraz z włączeniem m. Chomętowo	
OBIEKT kat. XXVI	Sieć kanalizacji sanitarnej grawitacyjnej - dz. o nr ewid. 3441 obręb 0008 Drawno - dz. o nr ewid. 519 obręb 0008 Dolina - dz. o nr ewid. 11, 598 obręb 0009 Chomętowo	
ADRES OBIEKTU	Sieć kanalizacji sanitarnej tłocznej - dz. o nr ewid. 519 obręb 0008 Drawno - dz. o nr ewid. 11, 4, 519 obręb 0009 Chomętowo	
NAZWA RYSUNKU	Projekt zagospodarowania terenu	
PROJEKTOWAŁA /branza sanitarna/	mgr inż. Justyna Markowicz upr. nr WKP/0125/POOS/07	SKALA 1:500
OPRACOWAŁ	mgr inż. Tomasz Bednarczyk	DATA 09/2024
PROJEKTOWAŁ /branza elektryczna/	mgr inż. Mieczysław Zukowski upr. nr GP-7342/1563/91	NR RYS. 3

OZNACZENIA

-  K.S. PROJ. SIĘĆ KANALIZACJI SANITARNEJ
-  S1 PROJ. STUDNIE REWIZYJNE I POŁĄCZENIOWE
-  Pk1 PROJ. PRZYŁĄCZA KANALIZACJI SANITARNEJ
-  S.Tl. PROJ. SIĘĆ KANALIZACJI TŁOCZNEJ
-  S2 PROJ. STUDNIA ROZPRĘŻNA
-  TS PROJ. TŁOCZNA ŚCIEKÓW
-  PROJ. ZEWNĘTRZNA LINIA ZASILAJĄCA
-  NUMER DZIAŁKI EWIDENCYJNEJ

UZGODNIONO
 w Powiatowym Zarządzie Dróg w Choszczynie
 bez zastrzeżeń / z zastrzeżeniami
 nr decyzji: PR.DS.441.23.2014.Kt
 data: 22.06.2014 podpis: [Signature]
 z up. Zarządu Powiatu
 mgr inż. [Signature]
 DYREKTOR
 Powiatowego Zarządu Dróg w Choszczynie

ZAKŁAD USŁUG TECHNICZNYCH PROSBED s.c.	
Os. Słowackiego 22/9 64 - 980 Trzcianka	
INWESTOR	Gmina Drawno ul. Kościelna 3, 73-220 Drawno
NAZWA ZADANIA	Budowa kanalizacji sanitarnej (tlocznej) i tlocznej Dominikowo - Drawno wraz z włączeniem m. Chomętowo
OBIEKT kat. XXVI	- dz. o nr ewid. 24471 obręb 0008 Drawno - dz. o nr ewid. 519 obręb 0008 Drawno - dz. o nr ewid. 11, 4, 948 obręb 0009 Chomętowo - dz. o nr ewid. 11, 583 obręb 0009 Chomętowo
ADRES OBIEKTU	- dz. o nr ewid. 819 obręb 0008 Drawno - dz. o nr ewid. 11, 4, 948 obręb 0009 Chomętowo - dz. o nr ewid. 34471 obręb 0008 Drawno - dz. o nr ewid. 519 obręb 0008 Drawno - dz. o nr ewid. 437, 516 obręb 0008 Drawno - dz. o nr ewid. 583 obręb 0009 Chomętowo
NAZWA RYSUNKU	PROJEKT ZAGOSPODAROWANIA TERENU
PROJEKTOWAŁA / branża sanitarna	mgr inż. Justyna Markowicz upr. nr WKP/0125/POSO/07
OPRACOWAŁ	mgr inż. Tomasz Bednarczyk
PROJEKTOWAŁ / branża elektryczna	mgr inż. Mieczysław Zukowski upr. nr GP-7342/1563/91
SKALA	1 : 500
DATA	09/2024
NR RYS.	4

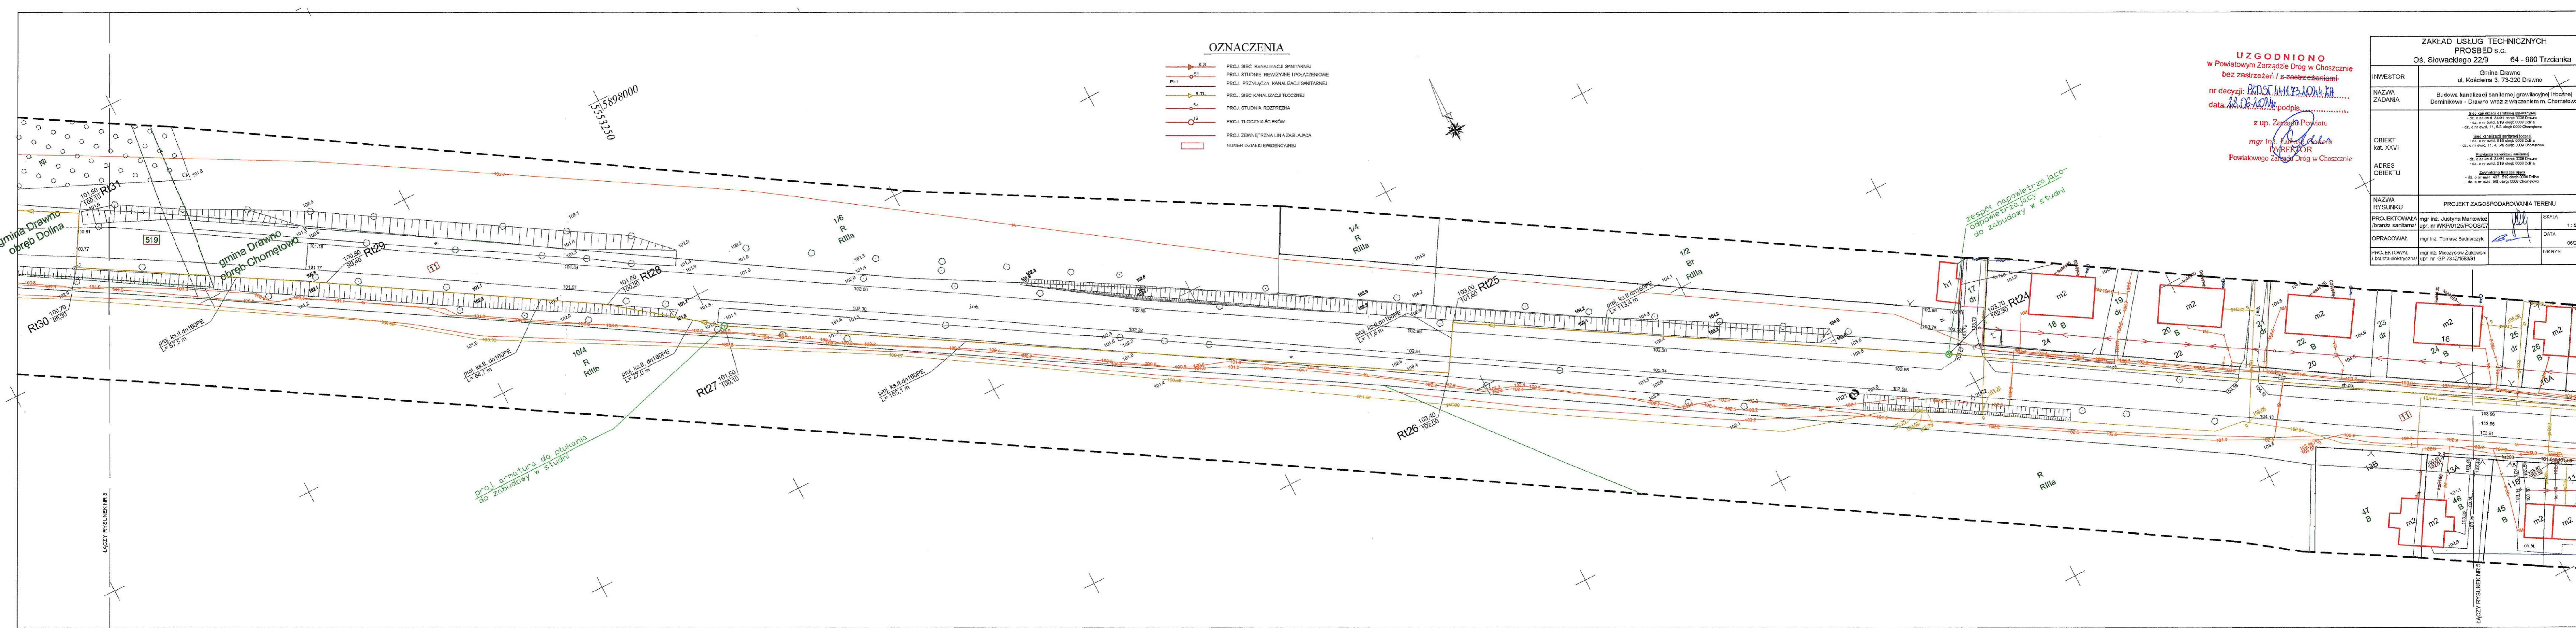


gmina Drawno
obwód Dolina

ŁĄCZY RYSUNEK NR 3

ŁĄCZY RYSUNEK NR 5

OZNACZENIA


- K.S. PROJ. SIĘC KANALIZACJI SANITARNEJ
- S1 PROJ. STUDIUM REWIZYJNE I POŁĄCZENIOWE
- PK1 PROJ. PRZYŁĄCZA KANALIZACJI SANITARNEJ
- S.T. PROJ. SIĘC KANALIZACJI TŁOCZNEJ
- Sk PROJ. STUDIUM RÓZPIĘŻNA
- TS PROJ. TŁOCZNA ŚCIEWÓW
- PROJ. ZEWNĘTRZNA LINA ZASILAJĄCA
- NUMER CZYTAKI EVIDENCYJNEJ

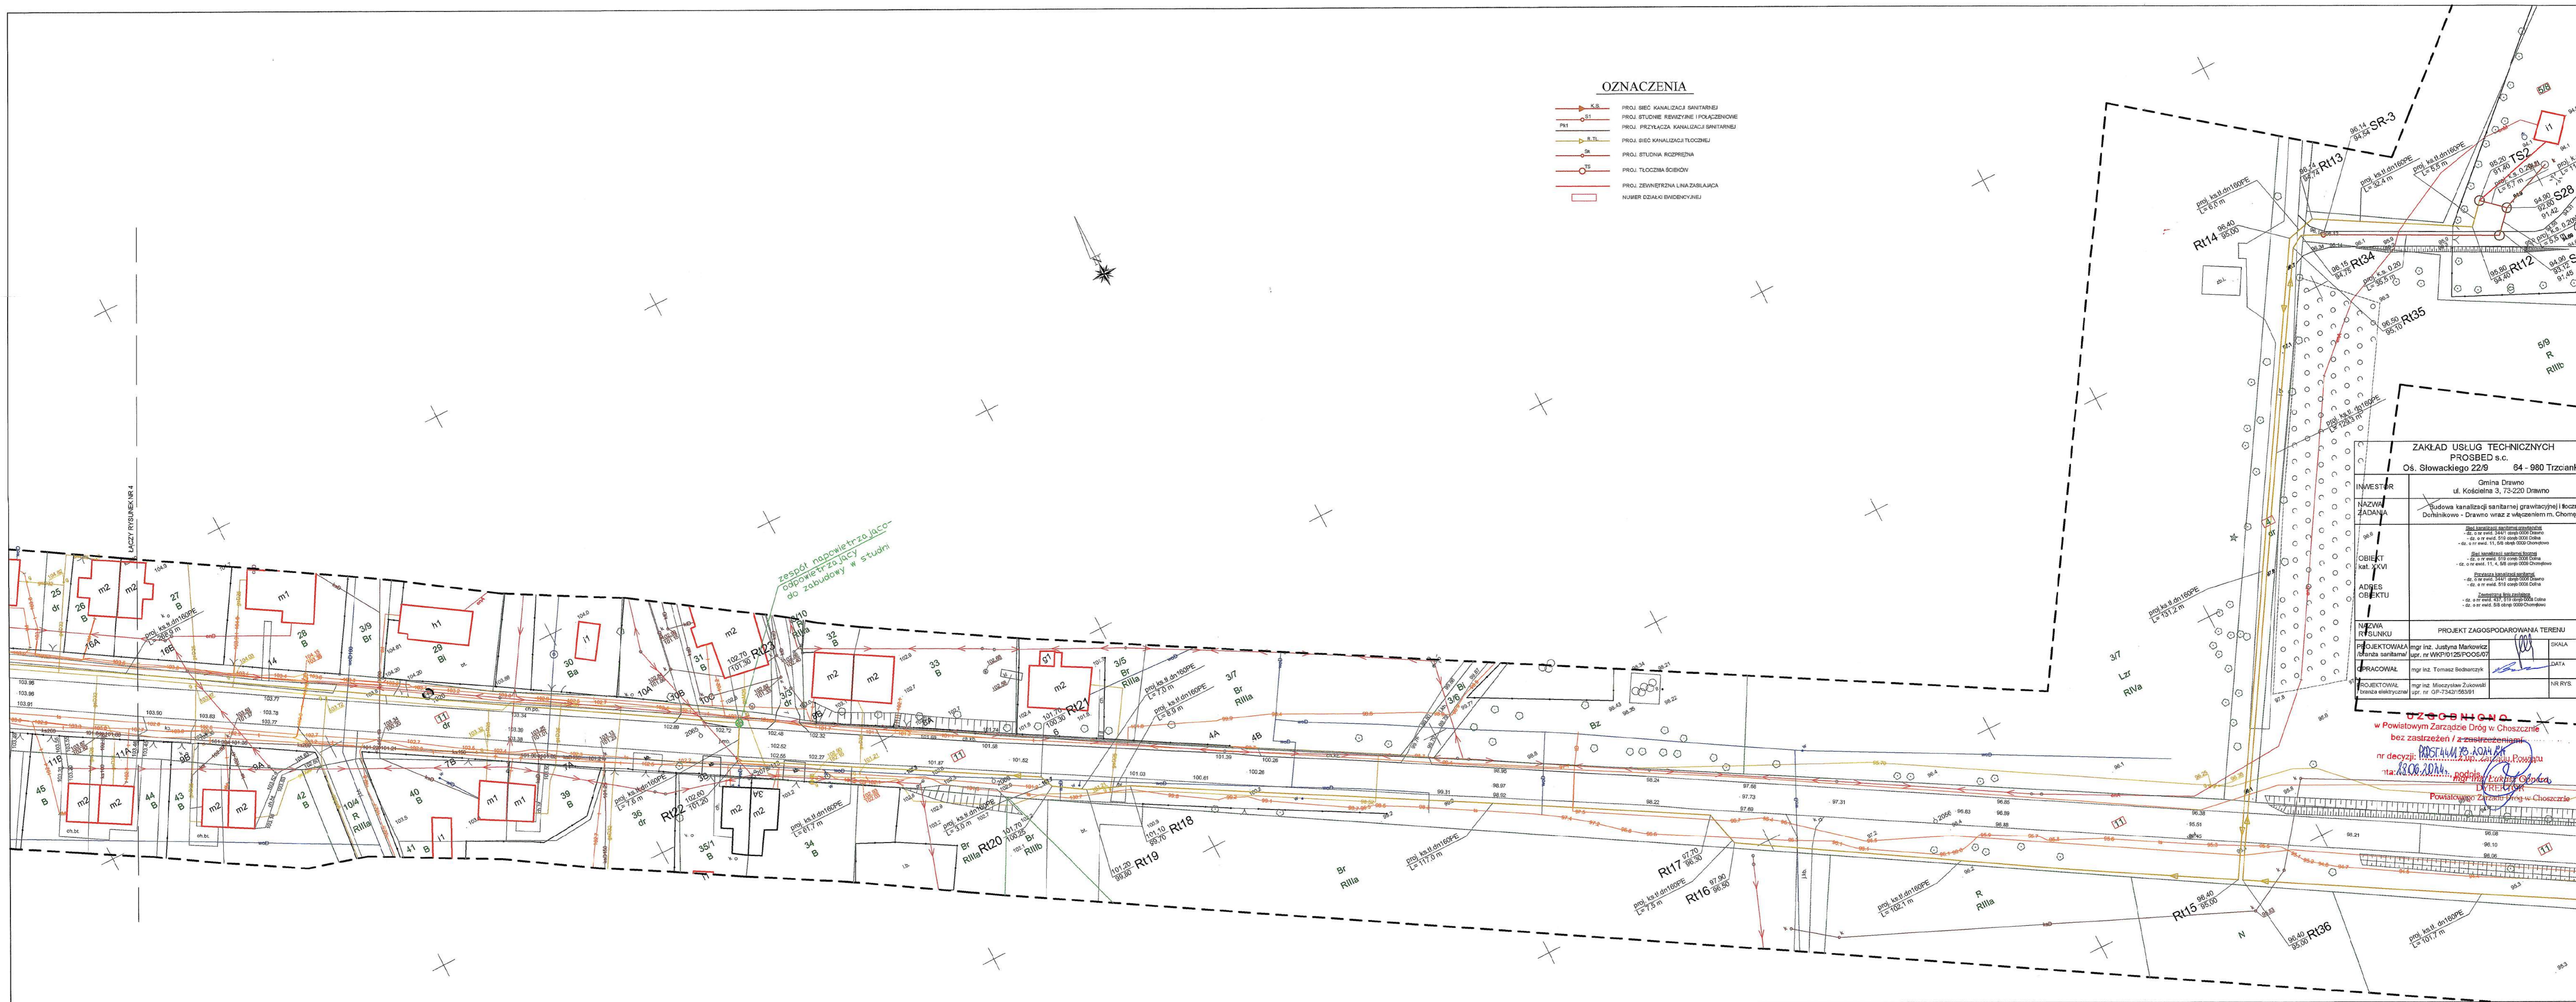

zespół napowietrzno-jacko-
odpowietrzający
do zabudowy w studni

ZAKŁAD USŁUG TECHNICZNYCH PROSBED s.c.		
Oś. Słowackiego 22/9 64-980 Trzcianka		
INWESTOR	Gmina Drawno ul. Kościelna 3, 73-220 Drawno	
NAZWA ZADANIA	Budowa kanalizacji sanitarnej grawitacyjnej i tłocznej Dohnikowo - Drawno wraz z włączeniem m. Chomętowo	
OBJEKT kat. XXVI	Sieć kanalizacji sanitarnej grawitacyjnej - dz. o nr ewid. 34/1 obręb 0002 Drawno - dz. o nr ewid. 31/8 obręb 0003 Dobra - dz. o nr ewid. 11, 4, 68 obręb 0004 Chomętowo Sieć kanalizacji sanitarnej tłocznej - dz. o nr ewid. 31/8 obręb 0003 Dobra - dz. o nr ewid. 34/1 obręb 0002 Drawno - dz. o nr ewid. 31/8 obręb 0003 Dobra	
ADRES OBJEKTU	Zemleznicza linia zasilająca - dz. o nr ewid. 437, 519 obręb 0004 Dobra - dz. o nr ewid. 68 obręb 0004 Chomętowo	
NAZWA RYSUNKU	PROJEKT ZAGOSPODAROWANIA TERENU	
PROJEKTOWAŁA branża sanitarna	mgr inż. Justyna Markowicz upr. nr WKP/0125/POC/07	SKALA 1:500
OPRACOWAŁ	mgr inż. Tomasz Bednarczyk	DATA 09/2024
PROJEKTOWAŁ branża elektryczna	mgr inż. Mirosław Zukowski upr. nr GP-7342/1593/1	NR RYS. 5

UZGODNIŁO
w Powiatowym Zarządzie Dróg w Choszczynie
bez zastrzeżeń / z zastrzeżeniami
nr decyzji: **POSTANOWIENIE**
z dnia **23.09.2024 r.** Powiatowy Zarząd Dróg w Choszczynie

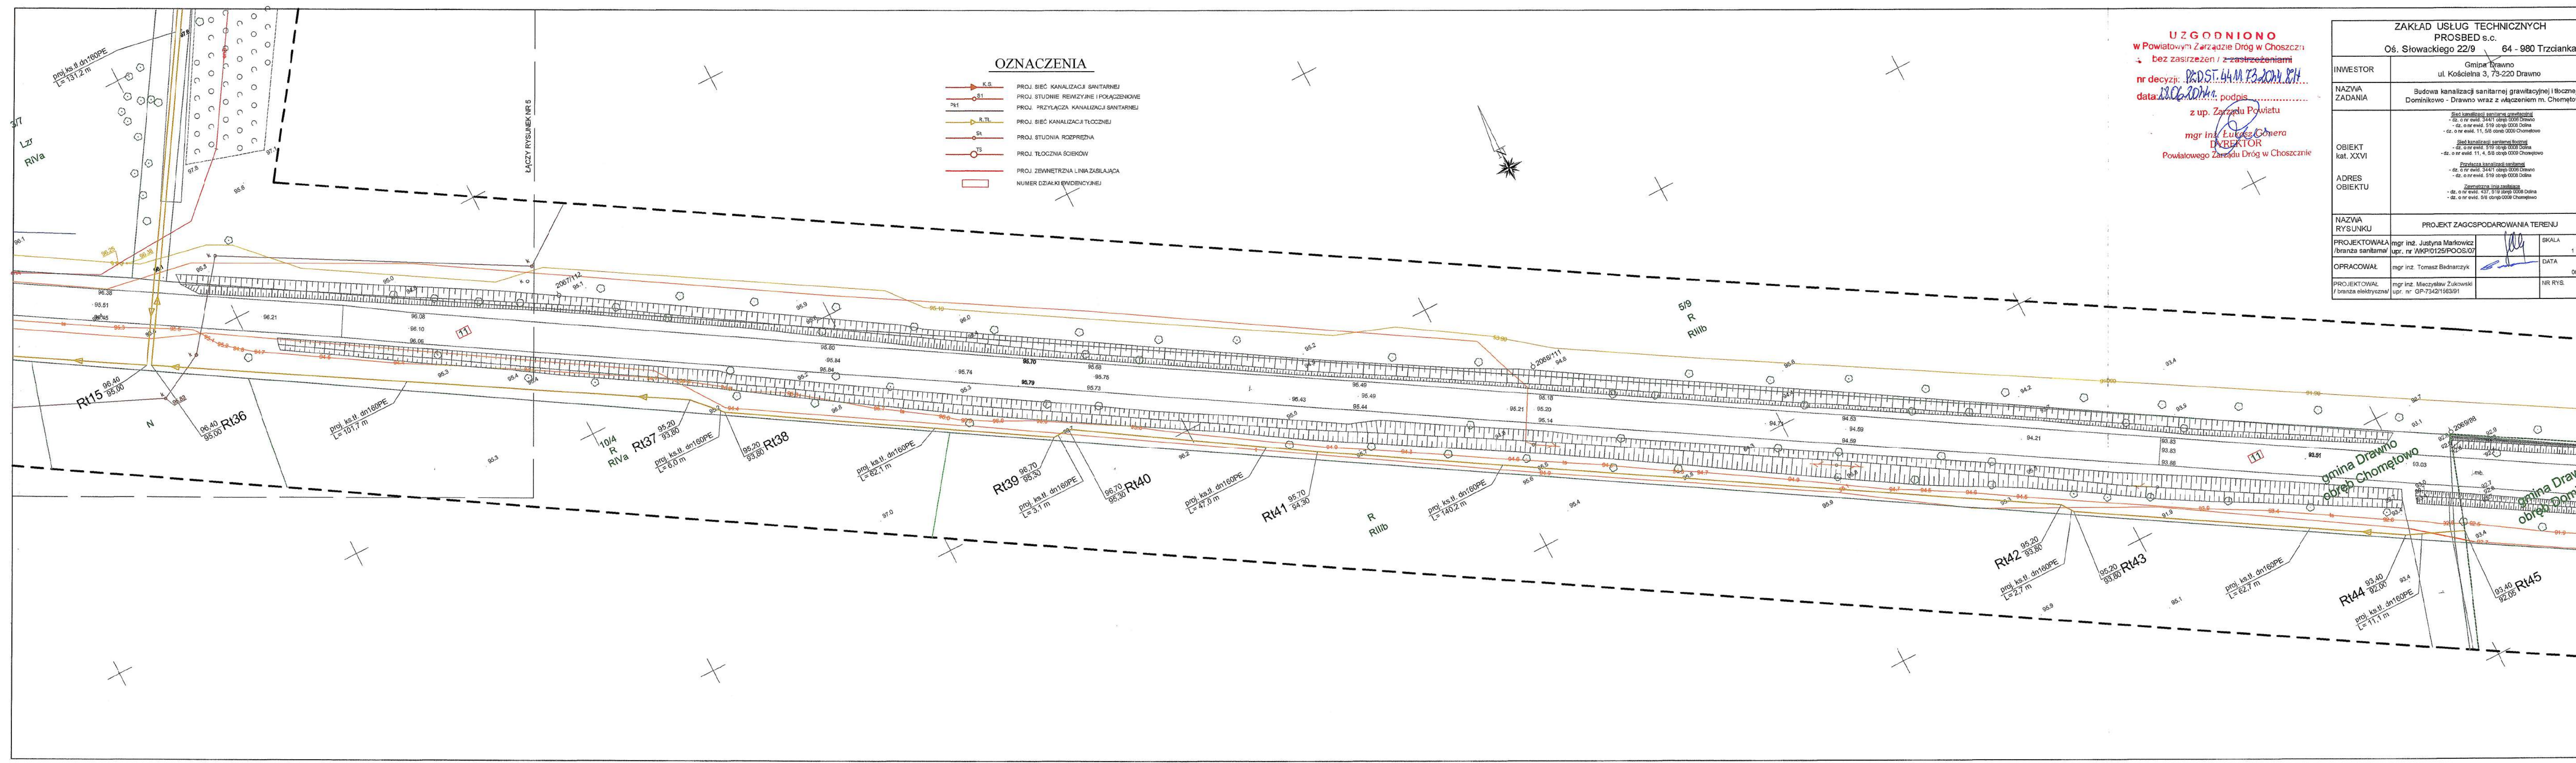

UZGODNIONO
 w Powiatowym Zarządzie Dróg w Choszczynie
 bez zastrzeżeń / z zastrzeżeniami
 nr decyzji: PD.DST.44.M.73.2024.874
 data: 22.06.2024 r. podpis: _____
 z up. Zarządu Powiatu
 mgr inż. Lukasz Górnica
 DYREKTOR
 Powiatowego Zarządu Dróg w Choszczynie

ZAKŁAD USŁUG TECHNICZNYCH PROSBED s.c. Os. Słowackiego 22/9 64 - 980 Trzcianka			
INWESTOR	Gmina Drawno ul. Kościelna 3, 73-220 Drawno		
NAZWA ZADANIA	Budowa kanalizacji sanitarnej grawitacyjnej i tłocznej Dominikowo - Drawno wraz z włączeniem m. Chomętowo		
OBIEKT kat. XXVI	Sieć kanalizacji sanitarnej grawitacyjnej - dz. o nr ewid. 344/1 obręb 0008 Dolina - dz. o nr ewid. 519 obręb 0008 Dolina - dz. o nr ewid. 11, 5/8 obręb 0009 Chomętowo Sieć kanalizacji sanitarnej tłocznej - dz. o nr ewid. 519 obręb 0008 Dolina - dz. o nr ewid. 11, 4, 5/8 obręb 0009 Chomętowo Przewodza kanalizacji sanitarnej - dz. o nr ewid. 344/1 obręb 0008 Dolina - dz. o nr ewid. 519 obręb 0008 Dolina Zamiatana linia wodociągowa - dz. o nr ewid. 437, 5/18 obręb 0008 Dolina - dz. o nr ewid. 5/6 obręb 0009 Chomętowo		
ADRES OBIEKTU			
NAZWA RYSUNKU	PROJEKT ZAGOSPODAROWANIA TERENU		
PROJEKTOWAŁA / branża sanitarna	mgr inż. Justyna Markowicz upr. nr WKP/0125/PO/OS/07	SKALA	1:500
OPRACOWAŁ	mgr inż. Tomasz Badnarczyk	DATA	06/2024
PROJEKTOWAŁ / branża elektryczna	mgr inż. Mieczysław Zukowski upr. nr GP-7342/1563/91	NR RYS.	6